
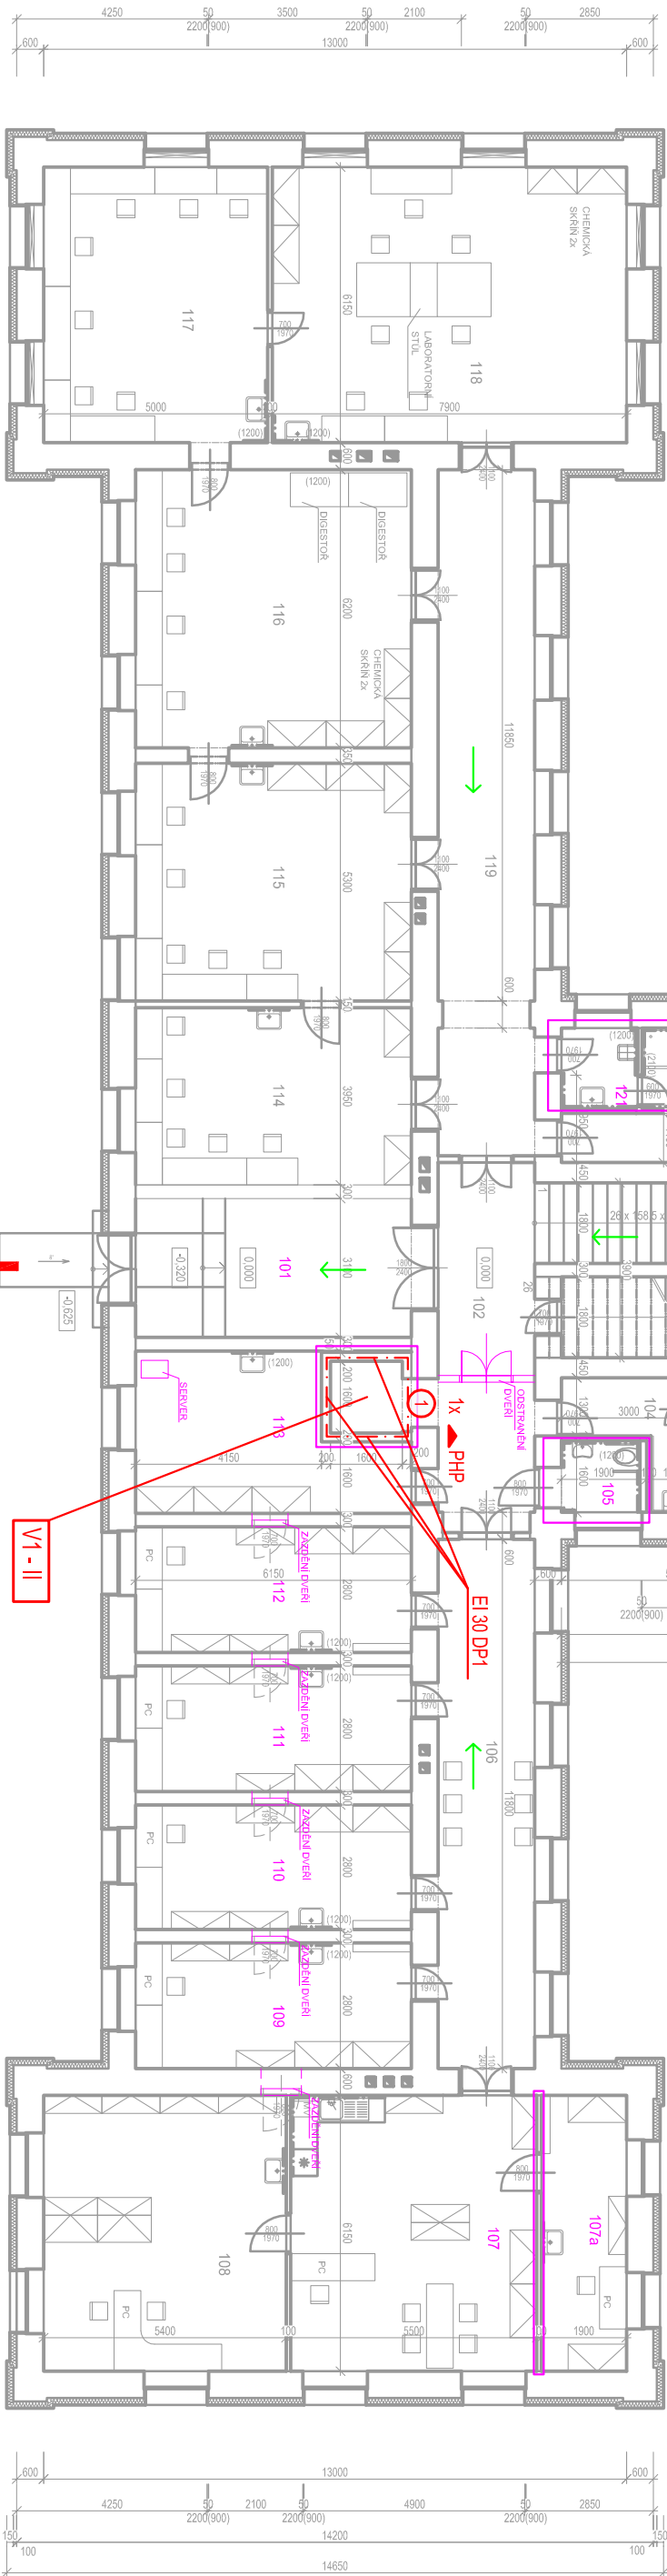


PŮDORYS 1. NP - NOVÝ STAV

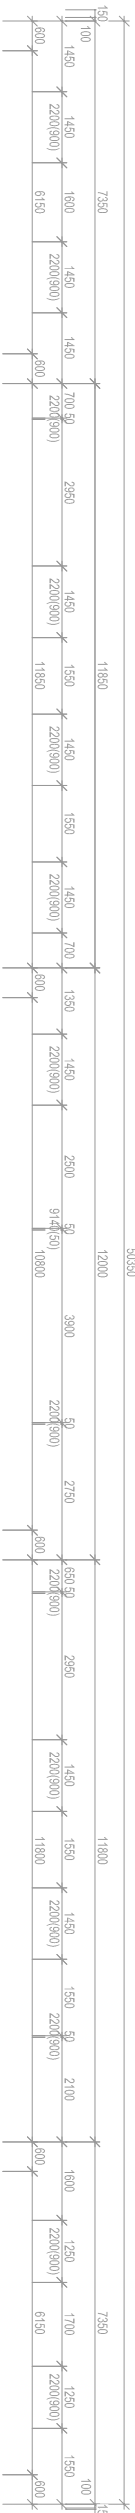

LEGENDA PO:

- ZMĚNY V OBJEKTU
- HRANICE POŽÁRNÍHO ÚSEKU
- POŽÁRNÍ UZAVĚŘ: EW 30 DP1
- PŘENOSNÝ HASÍČÍ PŘÍSTROJ
- SMĚR ÚNIKU
- VÝCHOD NA VOLNÉ PROSTRANSTVÍ
- SPB VÝTAHOVÉ ŠACHTY




LEGENDA MÍSTNOSTI

ČÍSLO	NÁZEV MÍSTNOSTI	PLOCHA	POKRYTÍ	OPRAVA PODLAŽKY
101	VÝSTŘEŽNÍK	16,87	KERAMICKÁ DLAŽBA	WATER
102	CHODBA	23,22	KERAMICKÁ DLAŽBA	WATER
103	SKLADOVÝ PROSTOR	21,08	UTR. BETON	WATER
104	WC ZEVNÍ	11,90	KERAMICKÁ DLAŽBA	KERAMICKÝ OBKLAD
105	BEZBARIÉROVÝ WC	2,80	KERAMICKÁ DLAŽBA	KERAMICKÝ OBKLAD
106	CHODBA	25,57	KERAMICKÁ DLAŽBA	WATER
107	SKLADOVÝ	26,46	WINKLON POLSKA	KERAMICKÝ OBKLAD
107a	PRACOVNA	11,69	WINKLON POLSKA	KERAMICKÝ OBKLAD
108	PRACOVNA PŘÍSLUŠNOSTI	22,46	WINKLON POLSKA	WATER
109	PRACOVNA	17,22	WINKLON POLSKA	KERAMICKÝ OBKLAD
110	PRACOVNA	17,22	WINKLON POLSKA	KERAMICKÝ OBKLAD
111	PRACOVNA	17,22	WINKLON POLSKA	KERAMICKÝ OBKLAD
112	PRACOVNA	17,22	WINKLON POLSKA	KERAMICKÝ OBKLAD
113	PRACOVNA	17,22	WINKLON POLSKA	KERAMICKÝ OBKLAD
114	PRACOVNA	17,22	WINKLON POLSKA	WATER
115	PRACOVNA	17,22	WINKLON POLSKA	WATER
116	PRACOVNA	17,22	WINKLON POLSKA	WATER
117	PRACOVNA	17,22	WINKLON POLSKA	WATER
118	PRACOVNA	17,22	WINKLON POLSKA	WATER
119	PRACOVNA	17,22	WINKLON POLSKA	WATER
120	PRACOVNA	17,22	WINKLON POLSKA	WATER
121	PRACOVNA	17,22	WINKLON POLSKA	WATER



Zodpovědný projektant:		Výpracoval:		Kreslil:		Ing. Jakub Šilha	
Ing. Jakub Šilha		Ing. Eva Holková		Ing. Eva Holková		tel.: +420 602 409 021	
Místo stavby:		Palackého tř. 1946/I, 612 42 Brno-Královo Pole, k.ú. Královo Pole [01484], p.č. 3787				email: jakubsilha@seznam.cz	
Investor:		VFU Brno, Palackého tř. 1946/I, 612 42 Brno, IČ: 621 57				Účel projektu:	
Název stavby:		Rekonstrukce objektu č. 15 - projektová dokumentace (opakovaná), Veterinární a farmaceutická univerzita Brno SO 01 - PAVILION 15				Datum:	
						Číslo zakázky:	
						Verze: 1.01	
						Formát výkresu:	
						Měřítko:	
						1:150	
						Číslo výkresu:	
						01	

 PŮDORYS 2. NP - NOVÝ STAV

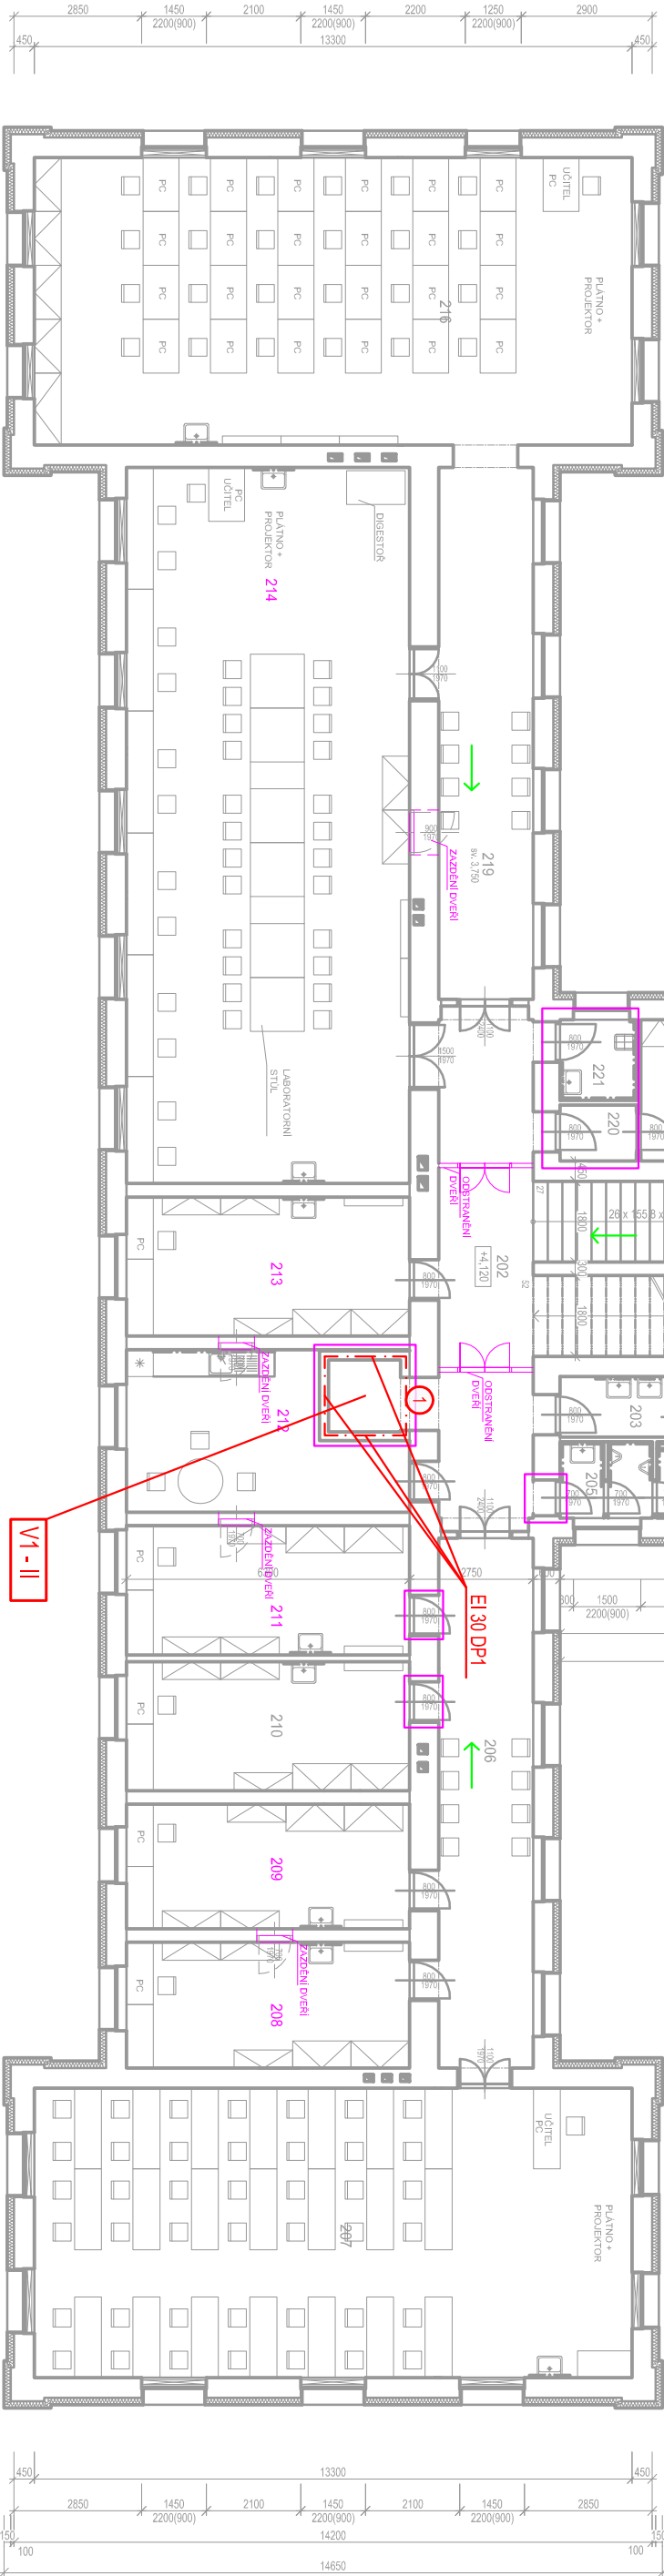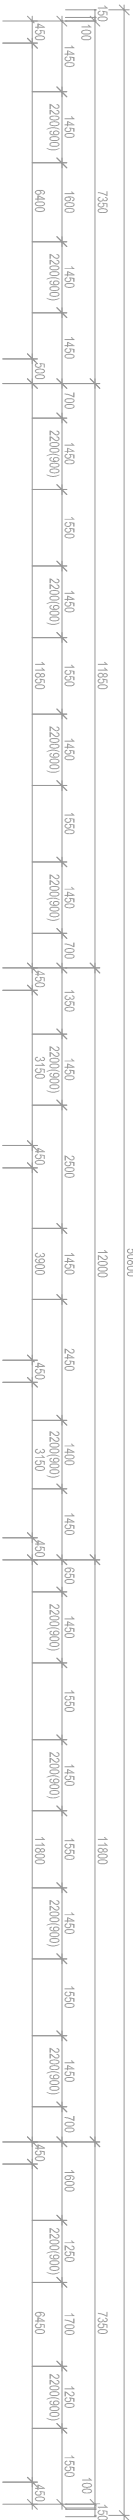

LEGENDA PO:



- ZMĚNY V OBJEKTU
- HRANICE POŽÁRNÍHO ÚSEKU
- POŽÁRNÍ UZÁVĚR: EW 30 DP1
- SPB VÝTAHOVÉ ŠACHTY

LEGENDA MÍSTNOSTI

ČÍSLO	NÁZEV MÍSTNOSTI	PLOCHA m ²	PODLAŽNÍ	OPRAVA POTRUBÍ
201	SPOLČENÉ	21,06	LIT. TERMO	WATER
202	CHODBA	34,57	HEMAMKY DLAŽBA	WATER
203	WC ZEVNÍ	4,02	HEMAMKY DLAŽBA	WATER
204	WC ZEVNÍ	6,60	HEMAMKY DLAŽBA	HEMAMKY GRADUANT
205	WC MŮD	5,19	HEMAMKY DLAŽBA	HEMAMKY GRADUANT
206	CHODBA	24,78	HEMAMKY DLAŽBA	WATER
207	CHODBA S LEBT	8,79	WYLON POLKAL	HEMAMKY GRADUANT
208	PRACOVNA	17,46	WYLON POLKAL	WATER
209	PRACOVNA	17,46	WYLON POLKAL	HEMAMKY GRADUANT
210	PRACOVNA	16,11	WYLON POLKAL	HEMAMKY GRADUANT
211	PRACOVNA	16,11	WYLON POLKAL	HEMAMKY GRADUANT
212	ODĚV. MÍSTO	17,78	WYLON POLKAL	HEMAMKY GRADUANT
213	PRACOVNA	16,53	WYLON POLKAL	HEMAMKY GRADUANT
214	CHODBA S LEBT	10,69	WYLON POLKAL	WATER
215	HEMAMKY	8,12	WYLON POLKAL	WATER
216	PC CHODBA S LEBT	8,12	WYLON POLKAL	WATER
217	WATER	8,12	WYLON POLKAL	WATER
218	WATER	8,12	WYLON POLKAL	WATER
219	CHODBA	24,78	HEMAMKY DLAŽBA	WATER
220	CHODBA	24,78	HEMAMKY DLAŽBA	WATER
221	CHODBA	24,78	HEMAMKY DLAŽBA	WATER
222	CHODBA	24,78	HEMAMKY DLAŽBA	WATER

Zodpovědný projektant:		Výpracoval:		Kreslil:		Ing. Jakub Šilha tel.: +420 602 409 021 email: jakubsilha@seznam.cz	
Ing. Jakub Šilha		Ing. Eva Holková		Ing. Eva Holková			
Místo stavby: Palácového tř. 1946/I, 612 42 Brno-Královo Pole, k.ú. Královo Pole (612484), p.č. 3787							Účel projektu: DSP
Investor: VFU Brno, Palácového tř. 1946/I, 612 42 Brno, IČ: 621 57							Datum: 07/2019
Název stavby: Rekonstrukce objektu č. 15 - projektová dokumentace (opakovaná), Veterinární a farmaceutická univerzita Brno SO 01 - PAVILION 15							Číslo zakázky: 135-19
							Verze kreslu: v1.01
							Formát výkresu: A3
Měřítko: 1:150							Číslo výkresu: 02

PŮDORYS 3. NP - NOVÝ STAV

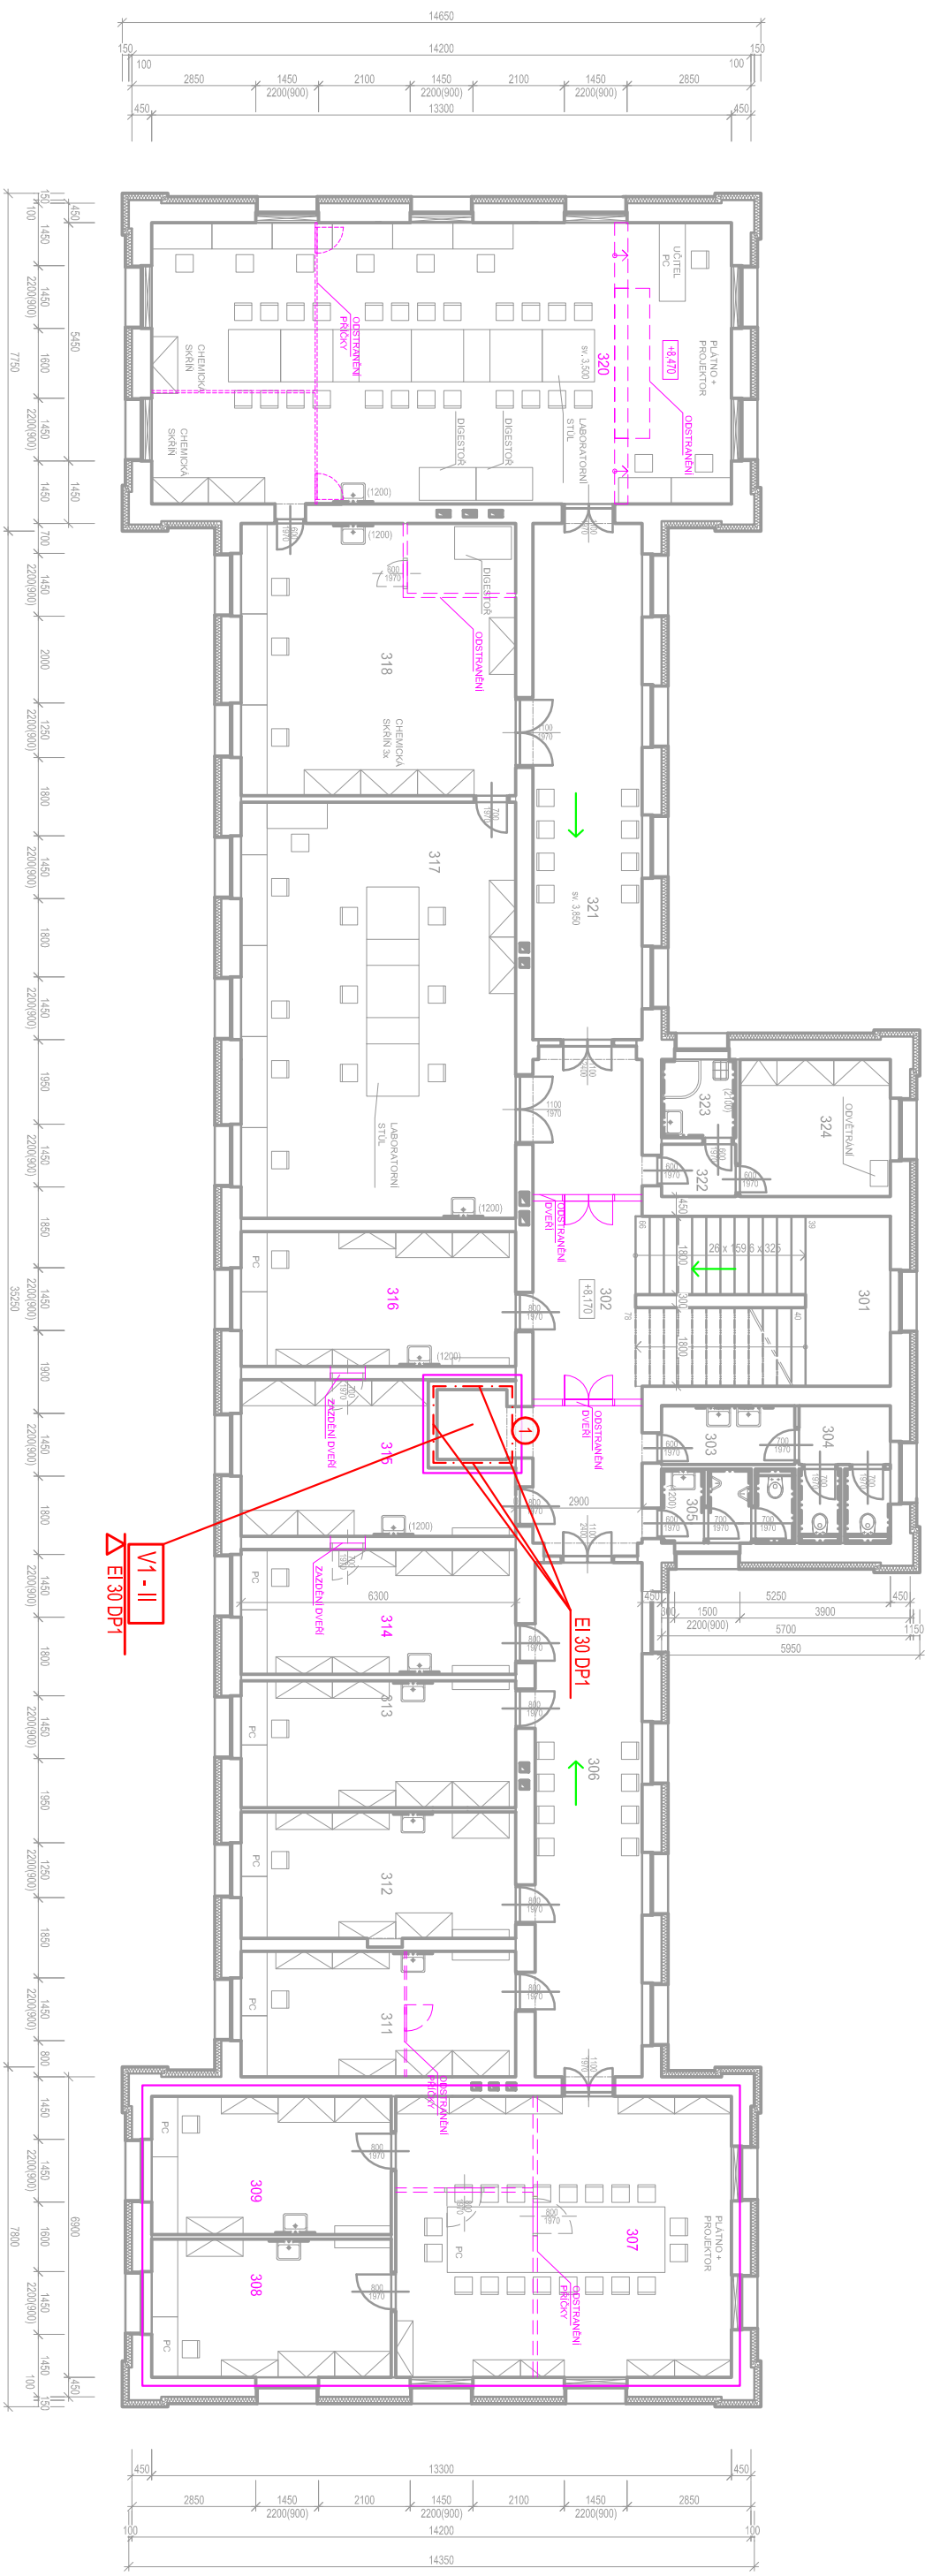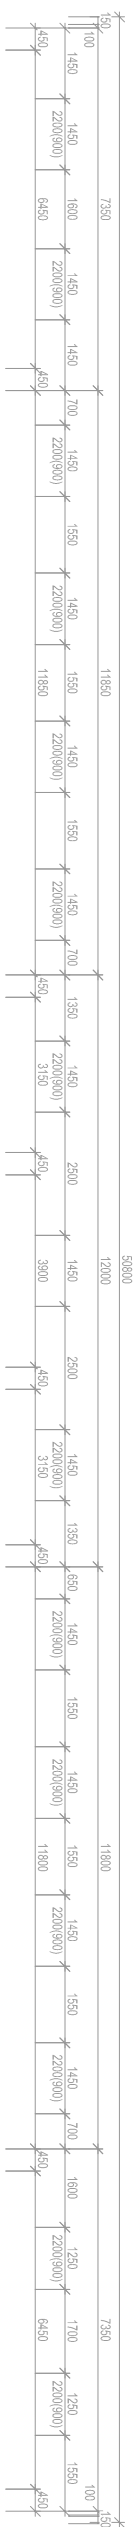

LEGENDA MÍSTNOSTÍ

Q2N	Q2N	PRODAJA	OPREMA I POSLUZIJE
301	SONDENTE	21,06	WATER
302	OROGRA	20,25	WATER
303	WZ ZEM	4,12	WATER
304	WZ ZEM	6,80	WATER
305	WZ MORA	5,19	WATER
306	OROGRA	28,91	WATER
307	ZBESICENOST	49,66	WATER
308	PROZOR	17,46	WATER
309	PROZOR	18,11	WATER
310	PROZOR	18,27	WATER
311	PROZOR	18,27	WATER
312	PROZOR	18,27	WATER
313	PROZOR	18,24	WATER
314	PROZOR	18,60	WATER
315	SUNTI LAKSARSKI	17,23	WATER
316	PROZOR	18,53	WATER
317	LEBENSKI DOKUMENT	80,15	WATER
318	PROZOR	20,75	WATER
319	WZ ZEM	20,75	WATER
320	OROGRA	20,75	WATER
321	OROGRA	20,75	WATER
322	OROGRA	21,04	WATER
323	OROGRA	3,08	WATER
324	SUNTI	10,87	WATER

LEGENDA PO:

ZMĚNY V OBJEKTU

HRANICE POŽÁRNÍHO ÚSEKU

POŽÁRNÍ UZÁVĚR: EW 30 DP1

V1-11

SPB VÝTAHOVÉ ŠACHTY

Zodpovedný projektant:	Wpracovník:	Kreslí:	Ing. Jakub Šilha tel.: +420 602 409 021 email: jakubsilha@seznam.cz
Ing. Jakub Šilha	Ing. Eva Holková	Ing. Eva Holková	
Miesto stavby: Palackého tř. 1946/I, 612 42 Brno-Královo Pole, k.ú. Královo Pole [61u484], p.č. 3787			
Investor: VFU Brno, Palackého tř. 1946/I, 612 42 Brno, IČ: 621 57			
Název stavby: Rekonstrukce objektu č. 15 - projektová dokumentace (opékovaň), Větebnární a farmaceutická univerzita Brno SO 01 – PAVILON 15			
Název výkresu: Půdorys 3.NP			
Účel projektu:	DSP		
Datum:	07/2019		
Číslo zakázky:	135_19		
Verze listu:	v1.01		
Formát výkresu:	A3		
Měřítko:	I:1:50	Číslo výkresu:	03